


QUADRO - PORTAS					
CÓD	QT	LARGURA	ALTURA	ÁREA	DESCRIÇÃO
P1	1	0,80	2,90	2,32 m ²	PORTA EM FERRO GALVANIZADO - EMOP 14.002.0071-A
P2	1	0,85	2,90	2,47 m ²	PORTA EM FERRO GALVANIZADO - EMOP 14.002.0071-A
P3	3	1,00	2,10	2,10 m ²	PORTA EM FERRO GALVANIZADO - EMOP 14.002.0071-A
P4	1	1,00	2,10	2,10 m ²	PORTA EM FERRO GALVANIZADO - EMOP 14.002.0071-A
P5	1	3,35	2,10	7,04 m ²	PORTA EM FERRO GALVANIZADO - EMOP 14.002.0071-A

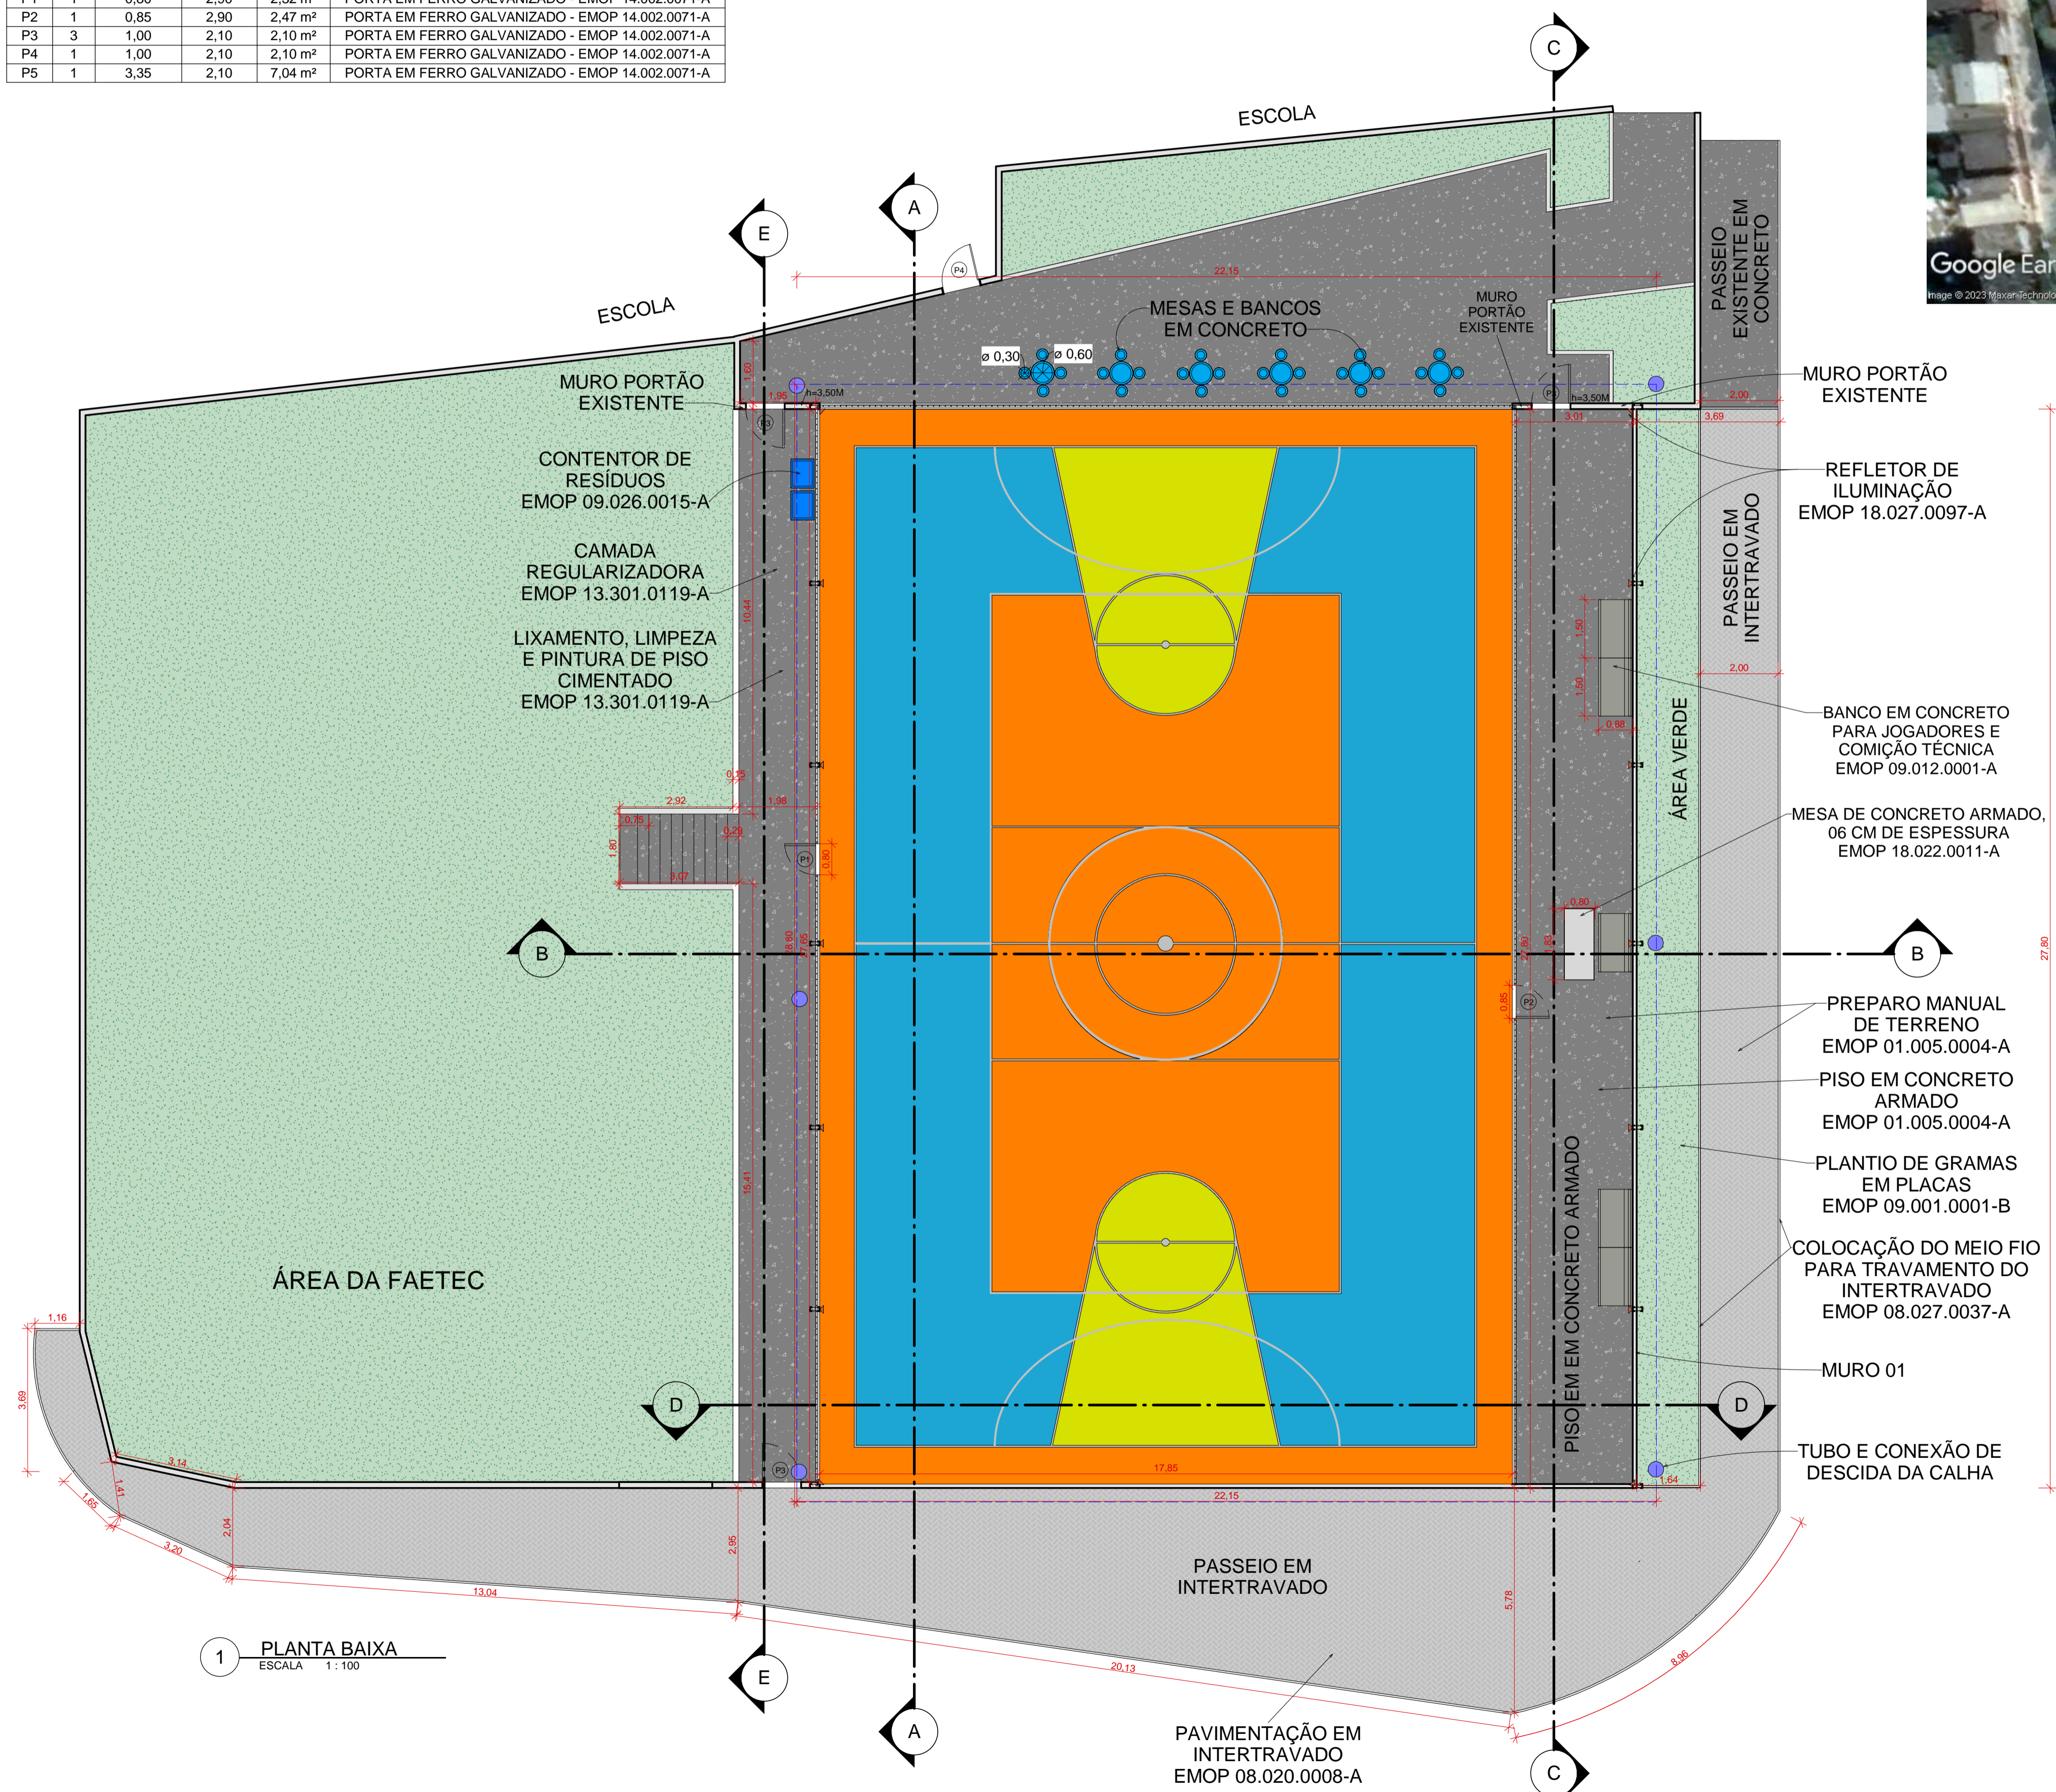

1 PLANTA BAIXA
ESCALA 1:100

Estado do Rio de Janeiro PREFEITURA MUNICIPAL DE CORDEIRO SECRETARIA MUNICIPAL DE OBRAS E URBANISMO		
PRANCHA	REFORMA DA QUADRA	
01 / 04	ESCOLA MUNICIPAL JOSÉ PINHO DE CARVALHO	
ESCALA INDICADAS	DATA DE IMPRESSÃO 20/10/2023 13:09:52	DESENHO ROBSON M.
ENDEREÇO: RUA ADOASTRO PIRES NEVES BAIRRO: IPERJ - CORDEIRO - RJ CEP: 28540-000		
PROJETOS: PLANTA BAIXA; PLANTA DE LOCALIZAÇÃO; TABELA DE PORTAS.		
REPRESENTANTE LEGAL:		
RESPONSÁVEL TÉCNICO:		
ENGENHEIRO CIVIL: ROBSON MENDONÇA PINTO CREA-RJ: 2021102947		